


Esquema Hidrosanitário
Escala 1/50

OBS: FOSSA SÉPTICA / FILTRO ANAERÓBICO E SUMIDOURO EXISTENTE

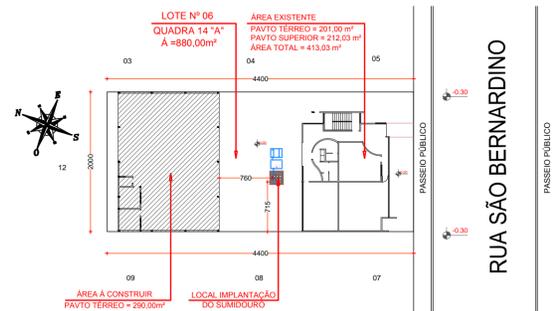


Planta De Localização Do Sumidouro Existente
Escala 1/500

NOTAS - FILTRO ANAERÓBICO (NBR 13969)


- O filtro anaeróbico deve ser limpo quando for observada a obstrução do leito filtrante, observando-se os dispostos a seguir:
 - para a limpeza do filtro deve ser utilizada uma bomba de recalque, introduzindo-se o mangote de sucção pelo tubo guia, quando o filtro dispuser daquele;
 - se constatado que a operação acima é insuficiente para retirada do lodo, deve ser lançada água sobre a superfície do leito filtrante, drenando-a novamente. Não deve ser feita a "lavagem" completa do filtro, pois retarda a partida da operação após a limpeza;
- Os despejos resultantes da limpeza do filtro anaeróbico em nenhuma hipótese devem ser lançados em cursos de água ou nas galerias de águas pluviais;

SIMBOLOGIA


AF	COLUNA DE ÁGUA FRIA	RG	REG. GAVETA (PLANTA)
AP	COLUNA DE ÁGUA QUENTE	RG	REG. GAVETA (CORTE)
CI	CASA DE INSPEÇÃO	RP	REG. PRESSÃO
CG	CASA DE GORDURA	RS	RAIO SIFONADO
CH	CHUVEIRO	TQ	TORNEIRA
ES	COLUNA DE ESGOTO SANITÁRIO	VS	VASO SANITÁRIO
FS	FOSSA SÉPTICA	SUM	SUMIDOURO
HE	HELIOMÉTRICO	TUBA	TUBULAÇÃO SOBREDESE
L	LAVATORIO	TA	TUBULAÇÃO ÁGUA
ML	MÁQ. LAVAR LOUPA	TE	TUBULAÇÃO ESGOTO
P	PIA DE COZINHA	TQ	TANQUE
CD	CASA DE DESCARGA		

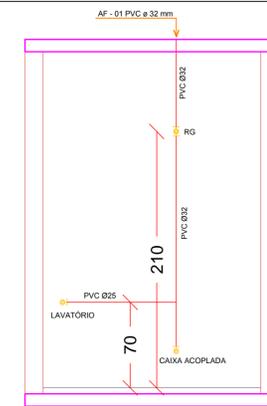

ISOMÉTRICA AF - 01 WC
Escala 1/25

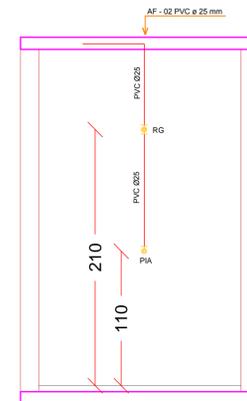

ISOMÉTRICA AF - 02 PIA SALA 02
Escala 1/25

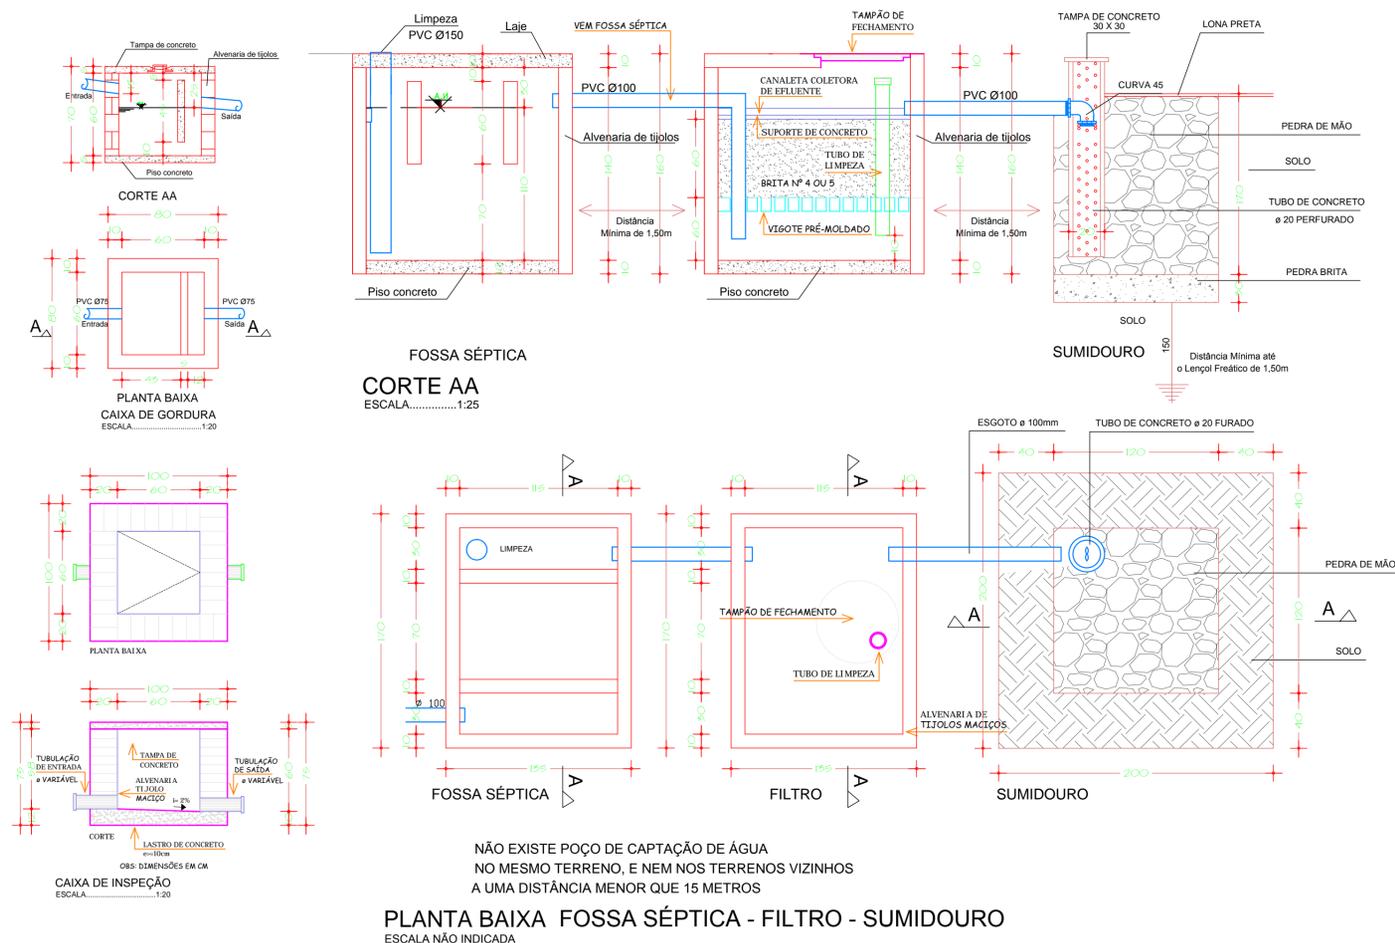

PLANTA BAIXA FOSSA SÉPTICA - FILTRO - SUMIDOURO
ESCALA NÃO INDICADA

NÃO EXISTE POÇO DE CAPTAÇÃO DE ÁGUA NO MESMO TERRENO, E NEM NOS TERRENOS VIZINHOS A UMA DISTÂNCIA MENOR QUE 15 METROS



PROJETO HIDROSANITÁRIO	
GARAGEM TRANSPORTE ESCOLAR	
ENDEREÇO:	RUA SÃO BERNARDINO, CENTRO - SÃO BERNARDINO
PROPRIETÁRIO:	MUNICÍPIO DE SÃO BERNARDINO CNPJ 01.612.812/0001-50
RESPONSÁVEL TÉCNICO:	Engº Civil Patricia Rossoni L. Longo - CREA-SC 098741-9
RESPONSÁVEL TÉCNICO:	Engº Civil Amarildo M. Ribeiro - CREA-SC 156004-7
RESPONSÁVEL TÉCNICO:	Engº Eletricista Charlan Smanioto Luzzatto - CREA-SC 127695-8
DESENHO CAD:	Eiveltro Jesus Passini - CREA-SC 084559-7 Beatriz Verona Ceni - CREA-SC 136400-2
DESCRIÇÃO	PLANTA BAIXA, PLANTA DE LOCAÇÃO DO SUMIDOURO, ISOMÉTRICAS, SIMBOLOGIA E DETALHES
ÁREA TOTAL:	290,00m²
ESCALA:	INDICADA
CONTATO:	E-MAIL: amnoroeste@amnoroeste.org.br - TEL: (49)3344-1991

HS - 01/01

17/09/2019