
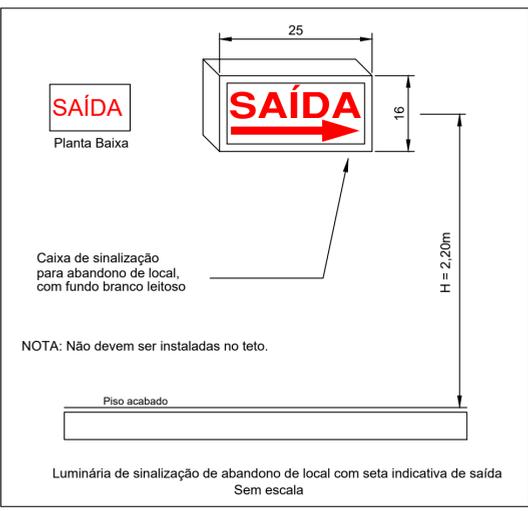




Planta Baixa

Escala 1/75
Área = 450,00m²
População Total = 50 Pessoas



EXTINTORES

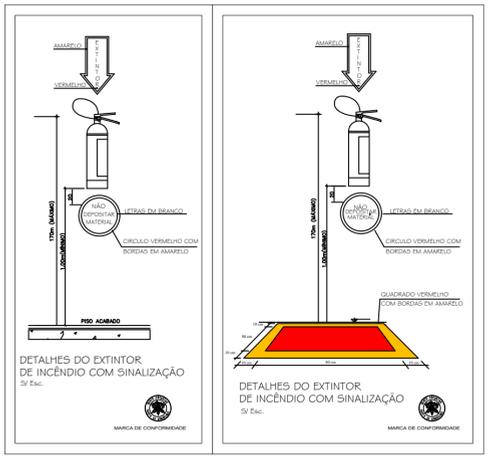

SINALIZAÇÃO P/ ABANDONO DE LOCAL

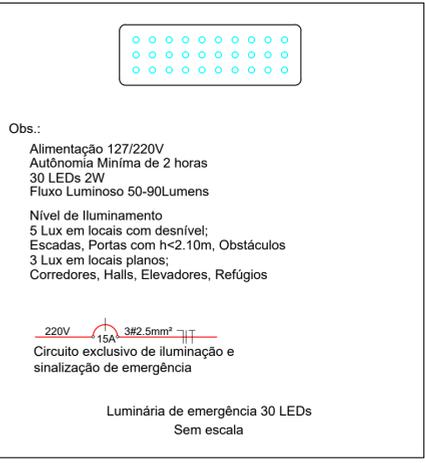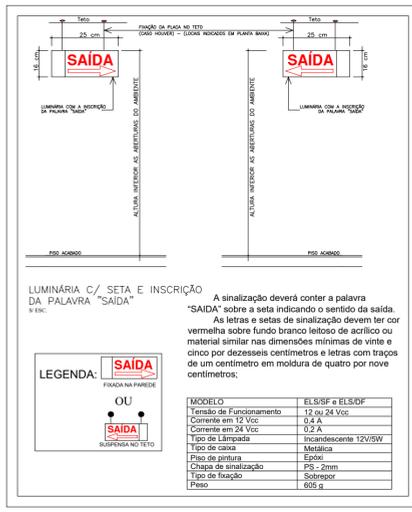

LEGENDA

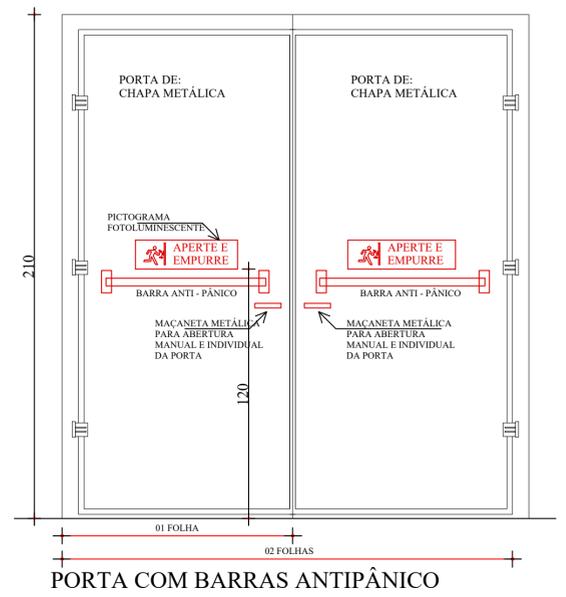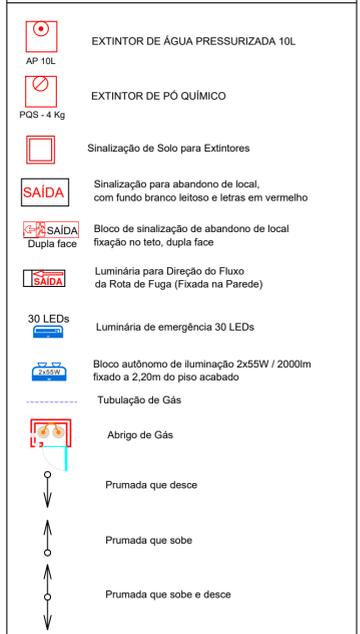

PROJETO PREVENÇÃO DE INCÊNDIO

BARRAÇÃO INDUSTRIAL

ENDEREÇO:	ACESSO ÁREA INDUSTRIAL
PROPRIETÁRIO:	PREFEITURA MUNICIPAL DE SÃO BERNARDINO - SC CNPJ - 01.612.812/0001-50
RESPONSÁVEL TÉCNICO:	Engº Civil Patrícia Rossoni L. Longo - CREA-SC 098741-9
RESPONSÁVEL TÉCNICO:	Engº Civil Amarildo M. Ribeiro - CREA-SC 156004-7
RESPONSÁVEL TÉCNICO:	Engº Eletricista Charlan Smaniotto Luzzatto - CREA-SC 127695-8
DESENHO CAD:	Eliveltro Jesus Passini - CREA-SC 084559-7 Beatriz Verona Ceni - CREA-SC 136400-2
DESCRIÇÃO	PLANTA BAIXA SIMBOLOGIA DETALHES
PRANCHA:	01/01
ÁREA TOTAL:	450,00m ²
ESCALA:	INDICADA
CONTATO:	E-MAIL: amnoroste@amnoroste.org.br - TEL: (49)3344-1991