



**Esquema Elétrico Bloco Serviços**  
Escala 1/50

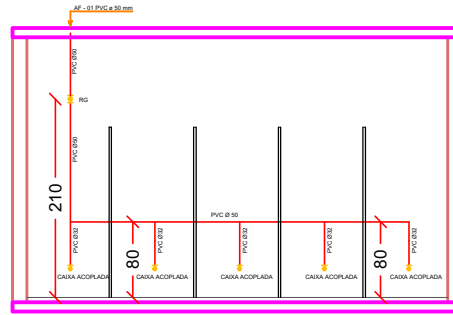

**ISOMÉTRICA AF - 01 SANITÁRIO**  
Escala 1/25

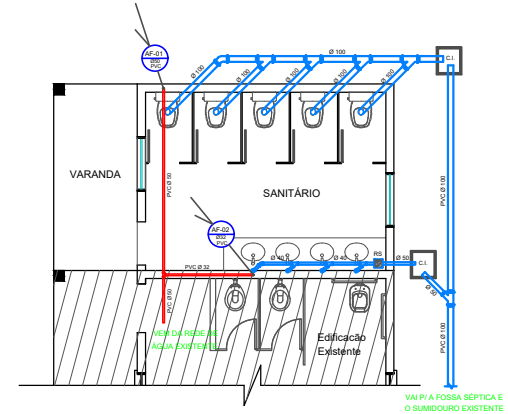


**Esquema Hidrosanitário Bloco Serviços**  
Escala 1/50

QUADRO DE CARGAS - BLOCO SERVIÇOS						
CIRC.	LÂMPADAS (W)	TOMADAS (W)	TOTAL (W)	FIO (mm²)	DISJUNTOR (ampères)	TENSÃO (Vrms)
12	63	63	126	2,5	20	220
TOTAL	03	03	540W			



**DIAGRAMA UNIFILAR**  
Escala Não Indicada

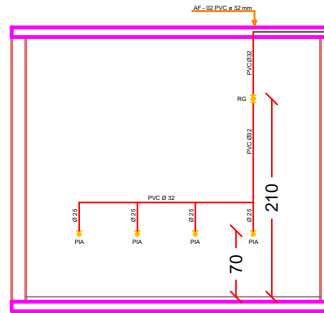

**ISOMÉTRICA AF - 02 SANITÁRIO**  
Escala 1/25


**SIMBOLOGIA**

- |     |                    |    |                           |
|-----|--------------------|----|---------------------------|
| AF  | COLUNA DE SÓLA FRA | RG | REG. GAVETA (PLANTA)      |
| AP  | COLUNA DE SÓLA FRA | RG | REG. GAVETA (CORTES)      |
| CI  | CAIXA DE INSPEÇÃO  | RP | REG. PRESSÃO              |
| CG  | CAIXA DE GORDURA   | RS | RAIO SFONDO               |
| CH  | CHAVEIRO           | TQ | TORNEIRA                  |
| VS  | VASO SANITÁRIO     | ES | COLUNA DE ESGOTO SIFONADO |
| SUM | SUMIDOURO          | FS | FOSSE SÉPTICA             |
|     | PUB. SOBRESSEDE    | CD | CAIXA DE DRENAÇÃO         |
|     | PUB. ÁGUA          | L  | LAVABO                    |
|     | PUB. ESGOTO        | ML | MÁQ. LAVAR. RÓTUA         |
|     | TQ                 | P  | PLA. DE COZINHA           |
| CD  | CAIXA DE DRENAÇÃO  |    |                           |



**SIMBOLOGIA - PROJETO ELÉTRICO**

- LÂMPADA INCANDESCENTE - 100 w
- LÂMPADA FLUORESCENTE - 2 X 40w
- ARANDELA 60W
- INTERRUPTOR SIMPLES
- INTERRUPTOR 2 TECLAS
- INTERRUPTOR 3 TECLAS
- INTERRUPTOR PARALELO
- TOMADA TRIPOLAR - 100w - h = 1.10m DO PISO
- TOMADA TRIPOLAR - 100w - h = 0.30m DO PISO
- TOMADA NA PAREDE - 600w
- TOMADA NA PAREDE - 100w - PREVENÇÃO DE INCÊNDIO
- TOMADA AR-CONDICIONADO A 2.10 m DO PISO - 2.500w
- TOMADA TRIPOLAR A 2.20 m DO PISO - 6000W
- PONTO TELEFONE E INTERNET h= 0.30m DO PISO
- FIAÇÃO PARA AR-CONDICIONADO
- FIAÇÃO TELEFONE E INTERNET
- QD - QUADRO DE DISTRIBUIÇÃO
- CX. PASS - CAIXA DE PASSAGEM
- QUADRO DE MEDIÇÃO PADRÃO CELESC
- FIOS: NEUTRO, FASE, RETORNO, TERRA

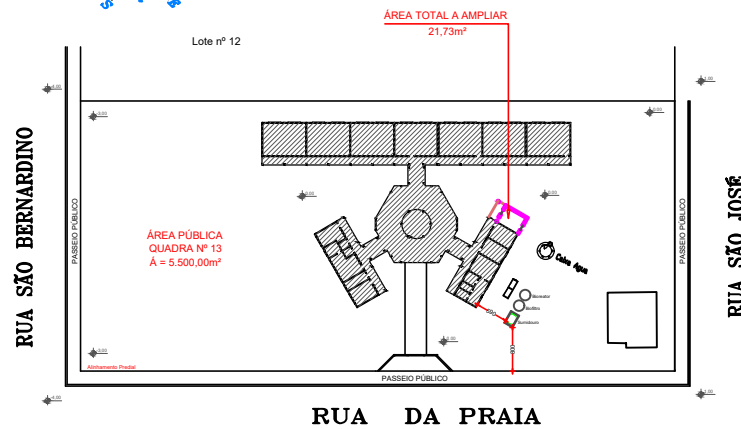

**Planta De Locação Biofiltro / Bioreator / Sumidouro**  
Escala 1/500



**PROJETO HIDROSANITÁRIO / ELÉTRICO**

**AMPLIAÇÃO  
ESPAÇO EDUCATIVO 6 SALAS DE AULA**

ENDEREÇO:	RUA DA PRAIA - CENTRO - SÃO BERNARDINO - SC
PROPRIETÁRIO:	PREFEITURA MUNICIPAL DE SÃO BERNARDINO-SC CNPJ 01.612.313/0001-60
RESPONSÁVEL TÉCNICO:	Engº Civil Patrícia Rossini L. Longo - CREA-SC 048003-9
RESPONSÁVEL TÉCNICO:	Engº Civil Amâncio M. Ribeiro - CREA-SC 048003-9
DESENHO CAD:	Eliverto Jesus Passini - CREA-SC 084559-7
DESCRIÇÃO	PLANTA BAIXA BLOCO SERVIÇOS, PLANTA LOCAÇÃO BIOFILTRO / BIORREATOR EXISTENTE, QUADRO DE CARGAS, DIAGRAMA UNIFILAR, LEGENDA, SIMBOLOGIA E ESTATÍSTICA.
PRANCHA:	<b>HID - 01/01</b>
ÁREA A AMPLIAR:	21,73m²
ESCALA:	INDICADA
CONTATO:	E-MAIL: amnoroste@amnoroste.org.br - TEL: (49)3344-1991