



PLANTAS BAIXA - ACADEMIA / PRAÇA
 ESCALA: 1:75
 ÁREA: 361,69m²

Cotas em centímetros
 Havendo diferença entre a escala e a cota, prevalecerá a cota

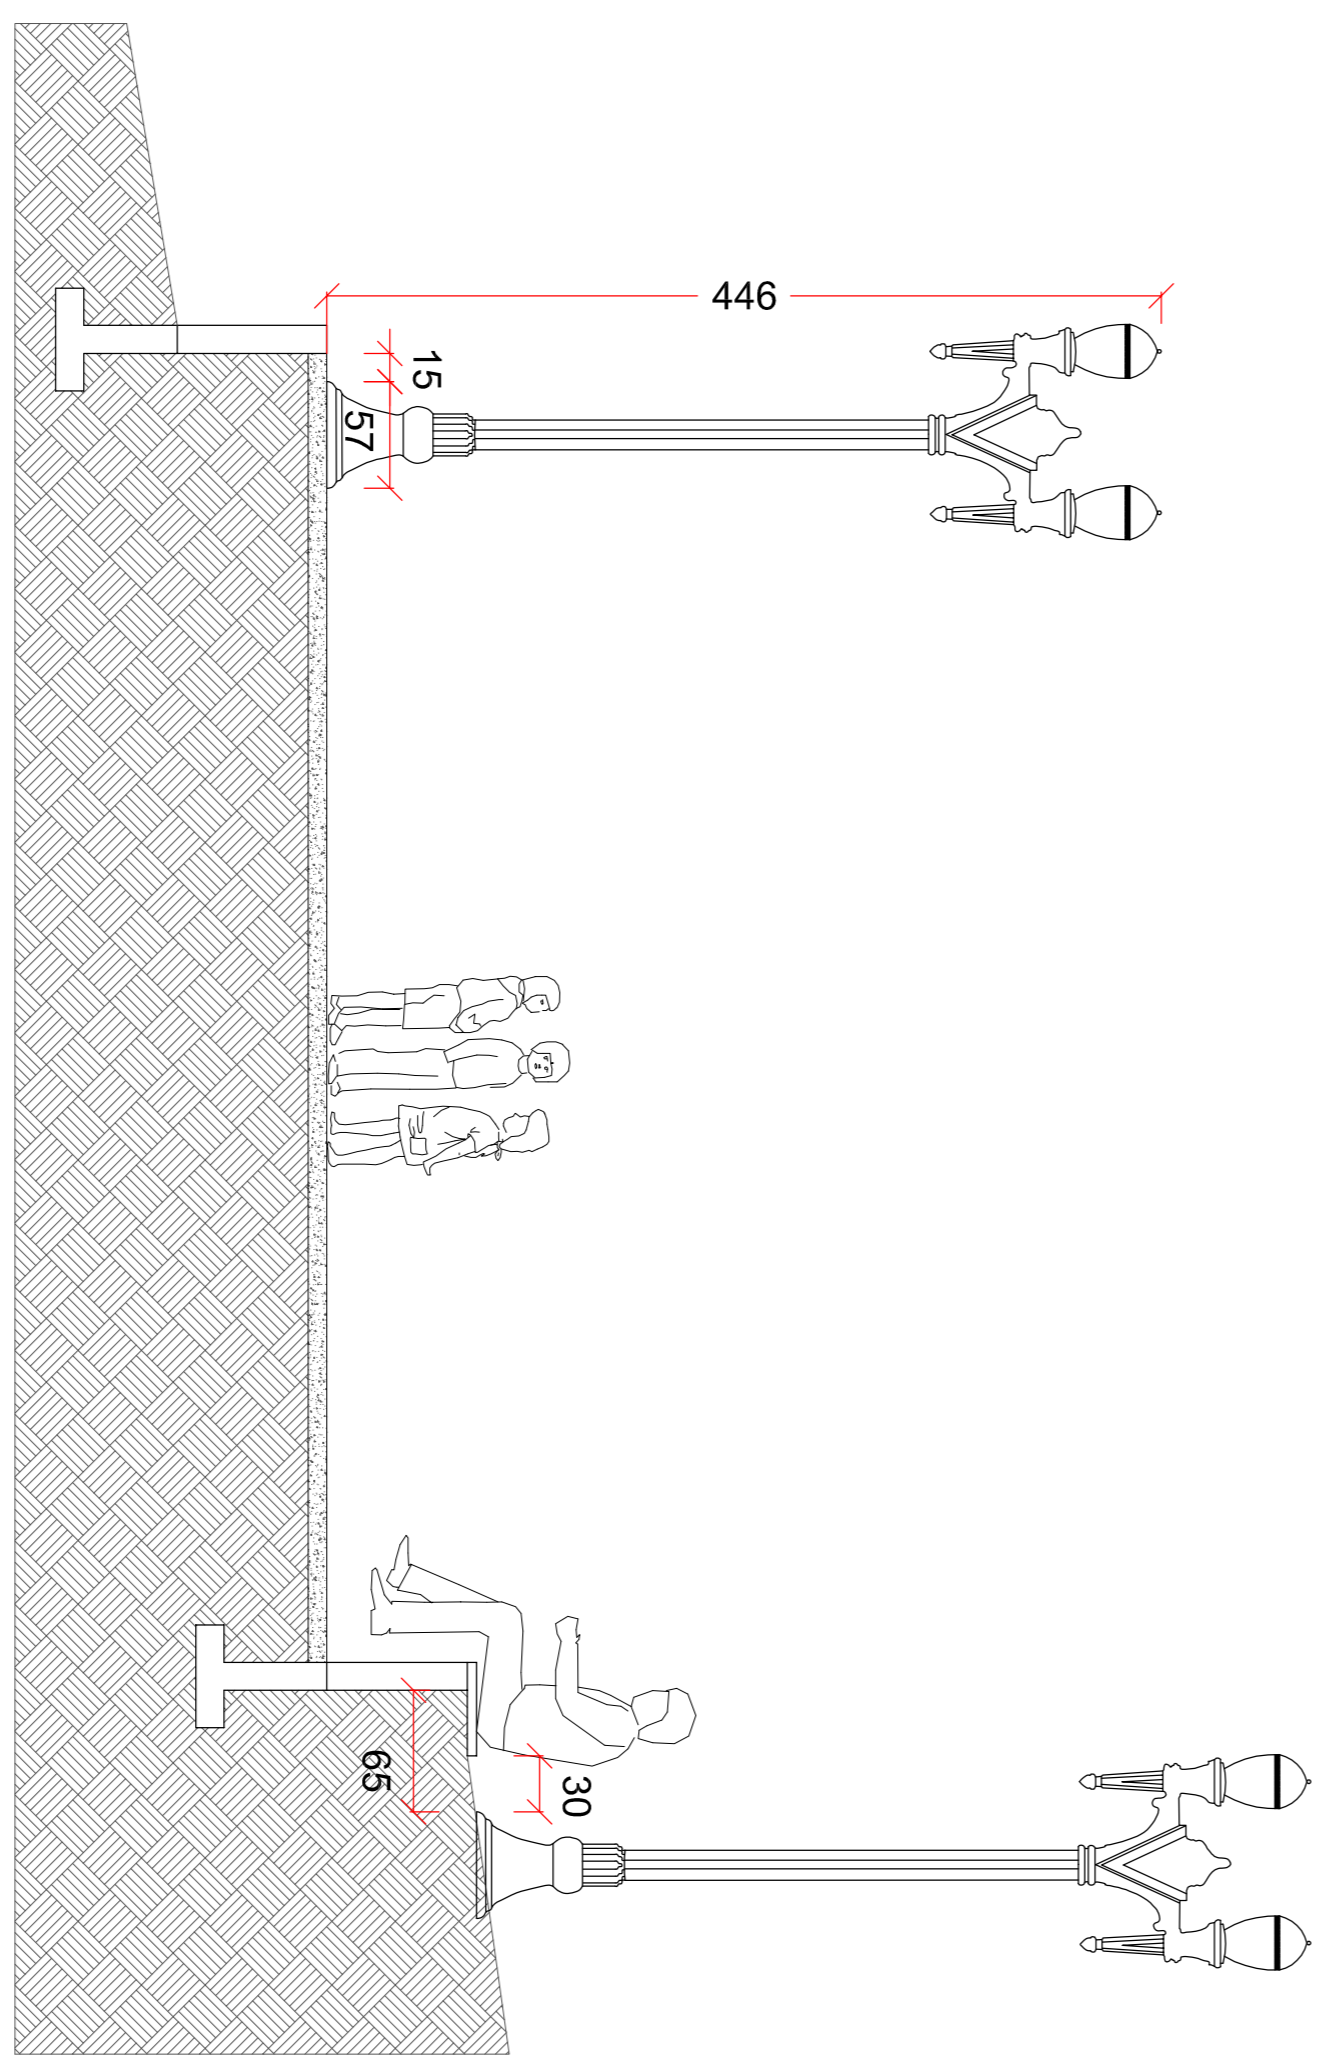

CORTE AA
 ESCALA: 1:50

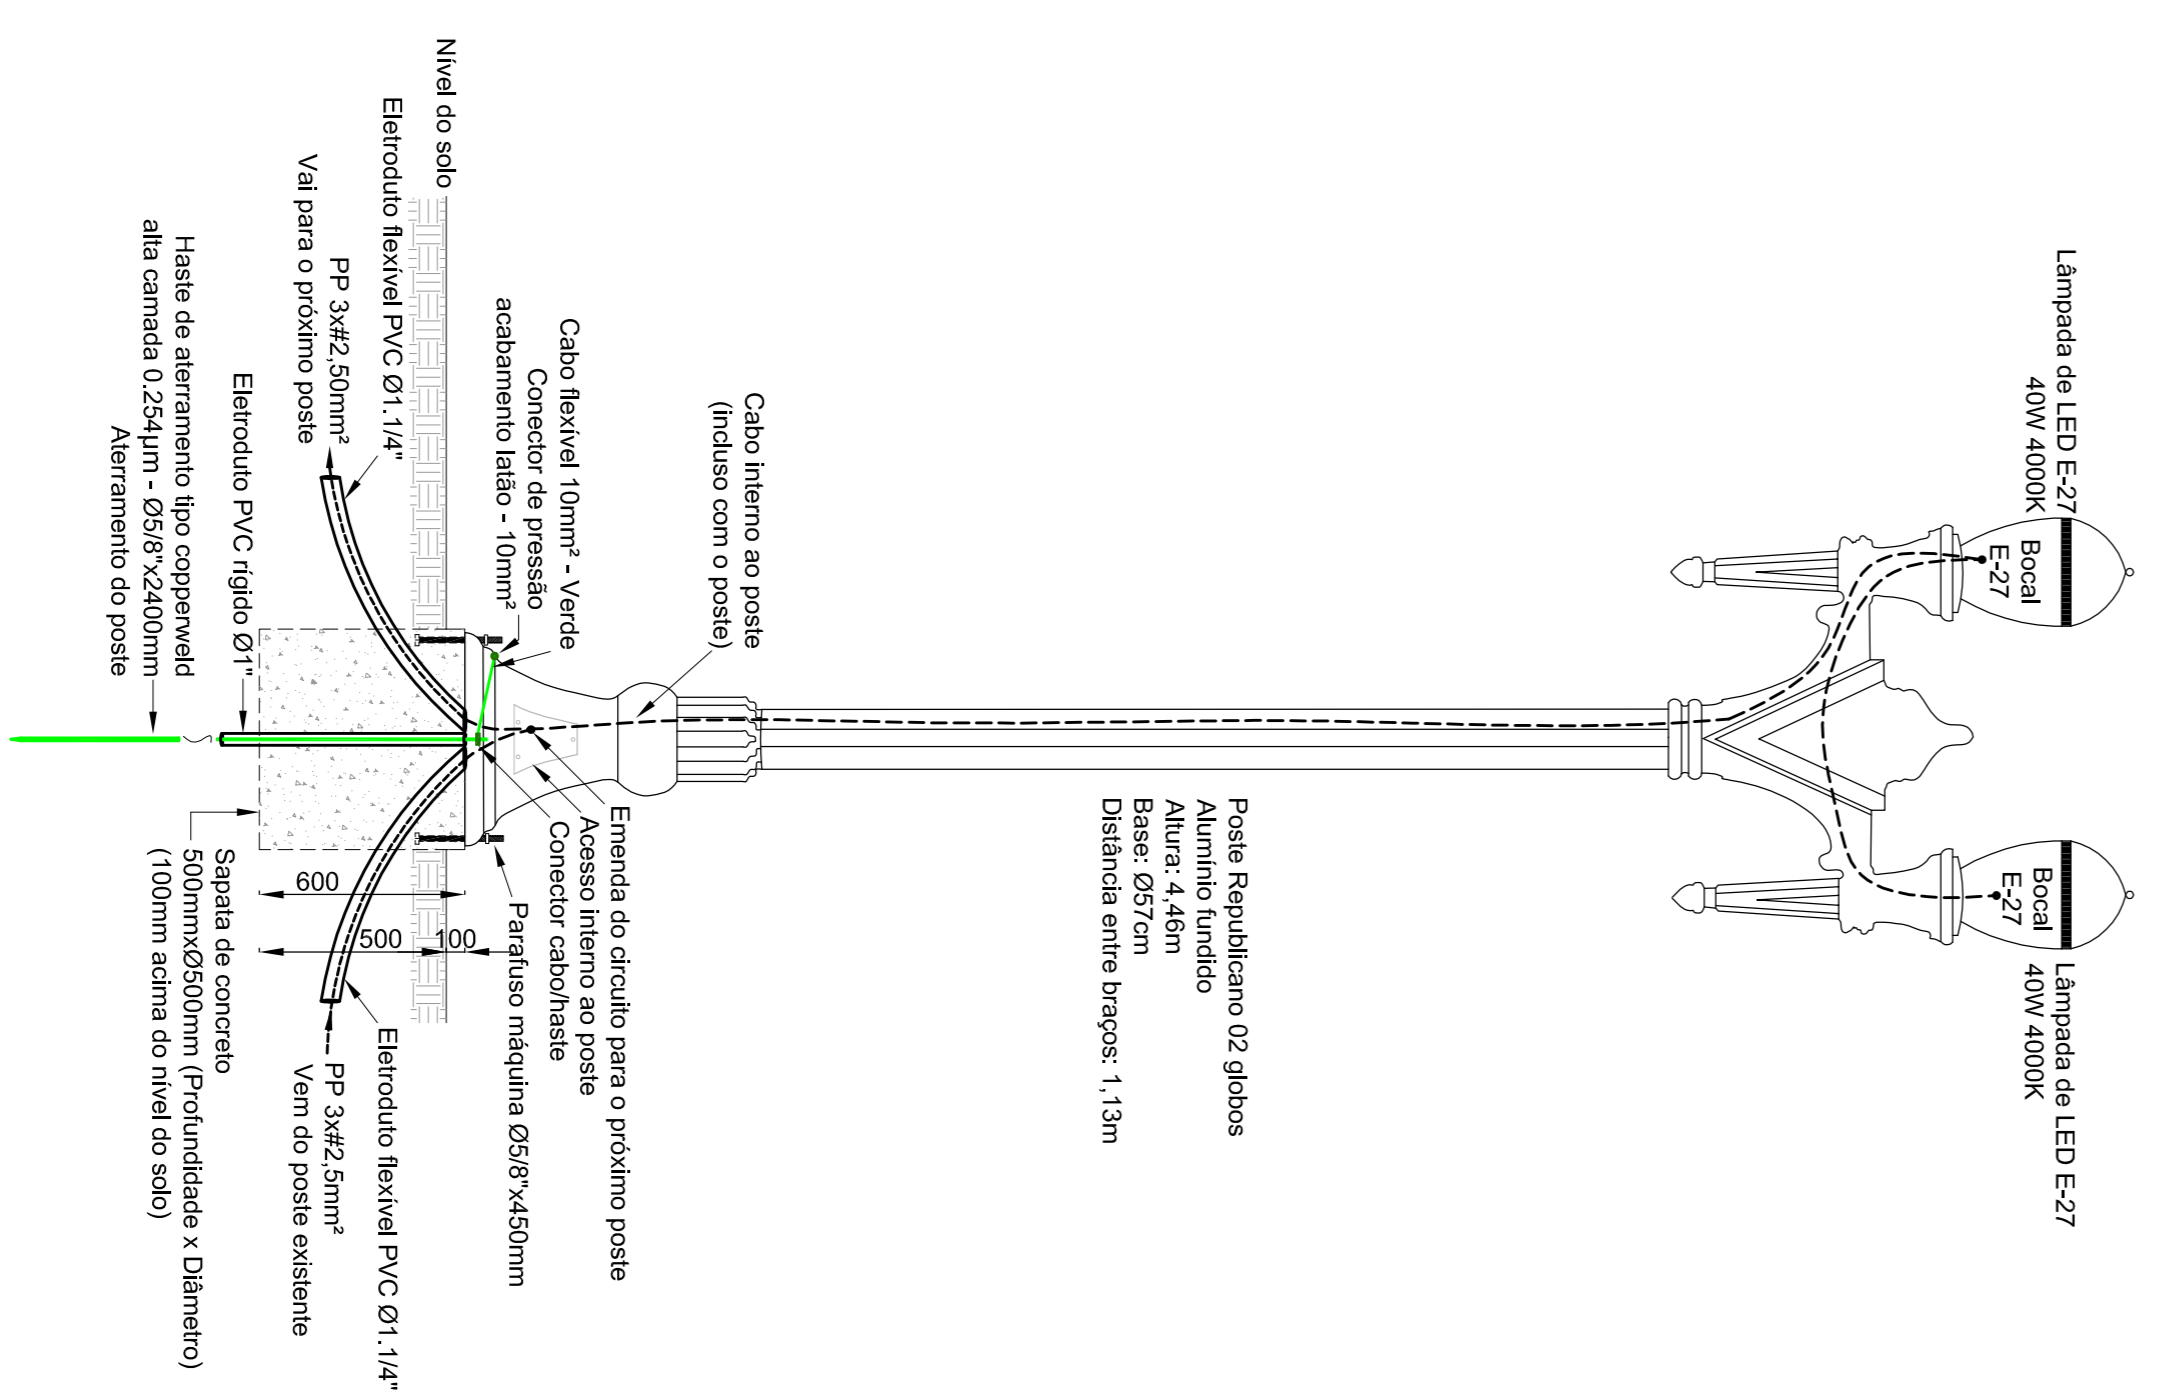

POSTE 2 GLOBOS
 VISTA FRONTAL
 ESCALA: 1:20

LEGENDA

- Poste republicano 2 globos
- Tubulação subterrânea - Dimensões indicadas
- Fios Neutro, Fase e Terra, respectivamente - Bóia indicada



PROJETO ELÉTRICO

ACADEMIA E PLAYGROUND NA PRAÇA MUNICIPAL

ENDEREÇO:	PRAÇA MUNICIPAL - CENTRO - SÃO BERNARDINO
PROPRIETÁRIO:	MUNICÍPIO DE SÃO BERNARDINO <small>CPF 01.812.812/0001-50</small>
RESPONSÁVEL TÉCNICO:	Engº Civil Bruna Henrique - CREA-SC 194937-0
RESPONSÁVEL TÉCNICO:	Engº Civil Amarílio M. Ribeiro - CREA-SC 158004-7
RESPONSÁVEL TÉCNICO:	Engº Eletricista Cibrlan Smanhito Luzzatto - CREA-SC 127895-8
DESENHO CAD:	Elieirto Jesus Passini - CREA-SC 094559-7 Beatriz Verônica Ceñil - CREA-SC 138400-2
DESCRIÇÃO	PLANTA BAIXA PROJETO ELÉTRICO DETALHES
ÁREA TOTAL:	361,69m²
ESCALA:	INDICADA
CONTATO:	E-MAIL: amnoroste@amnoroste.org.br - TEL: (49)3344-1991
	ELE - 01/01